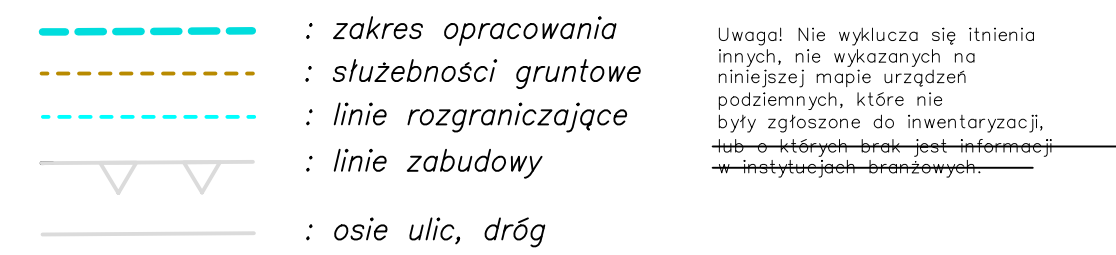


MAPA SYTUACYJNO-WYSOKOŚCIOWA
Z INWENTARYZACJĄ URZĄDZEŃ PODZIEMNYCH
skala 1:500
MAPA DO CELÓW PROJEKTOWYCH

obiekt: GDYNIA, ul. Zbożowa
Jednostka ewidencyjna: 226201_1 M. Gdynia
Obręb: 0012 Cisowa
Nr sekcji: 6.225.24.19.3.3, 6.225.24.23.2.2, 6.225.24.24.1.1
Nr działki: 2157
Mapę zaktualizowano na dzień: 29.01.2025
Układ współrzędnych: "2000"
Układ odniesienia: "PL-EVRF2007-NH"
ID Pracy: PND.6640.2355.2024
Data: 29.01.2025

 : zakres opracowania
: służebności gruntowe
: linie rozgraniczające
: linie zabudowy
: ośie ulic, dróg

Znał osnovy geodezyjne podlegają ochronie (art. 15 Prawo geodezyjne i kartograficzne)
Ponieważ szczegółów terenowych metodą bezpośrednią bez prawnego ustanowienia granic działek.

 Teren zamknięty
(wg Prawa geodezyjnego i kartograficznego)

Wykonanie niniejszej mapy nie było poprzedzone ustaleniami dotyczącymi ewentualnych służebności gruntowych dotyczących gruntu położone w granicach projektowanej inwestycji budowlanej.

Wykonawca: Paweł Szczepaniak

USŁUGI GEODEZYJNE

mgr inż. Paweł Szczepaniak


84-240 Reda, ul. Łąkowa 37/12

tel. 604-631-620

NIP 588-143-90-16, Regon 191051153

POUCZENIE: Oświadczanie jest równoznaczne z uwierzytelnieniem dokumentów opracowanych na podstawie wykonanych prac geodezyjnych na potrzeby postępowania administracyjnego, postępowania sądowego lub czynności wykonalnych, może być wykorzystana w procesie budowlanym art.17 pkt.45, 69 ustawy z dn. 16 kwietnia 2002 r. zmiane ustawy - Prawo geodezyjne i kartograficzne oraz niektórych innych ustaw.

Powiadzam, że niniejszy dokument został opracowany w wyniku prac geodezyjnych i kartograficznych, których rezultaty zawiera opłat techniczny pozytywnie zweryfikowany. Jednocześnie informuję, że jestem świadomy odpowiedzialności karnej za złożenie fałszywego oświadczenia.	
Identyfikator zgłoszenia prac geodezyjnych	PND.6640.2355.2024
Organ służby geodezyjnej, który otrzymał zgłoszenie	URZĄD MIASTA GDYNI
Wykonawca prac geodezyjnych	Usługi Geodezyjne Paweł Szczepaniak
Nr oraz data sporządzenia dokumentu zawierającego wynik pozytywnej weryfikacji	PND.6640.2355.2024_25256 z dnia 12.03.2025
Imię i nazwisko oraz nr uprawnień zawodowych kierownika prac	geodeta uprawniony mgr inż. Paweł Szczepaniak Nr upr. 14039

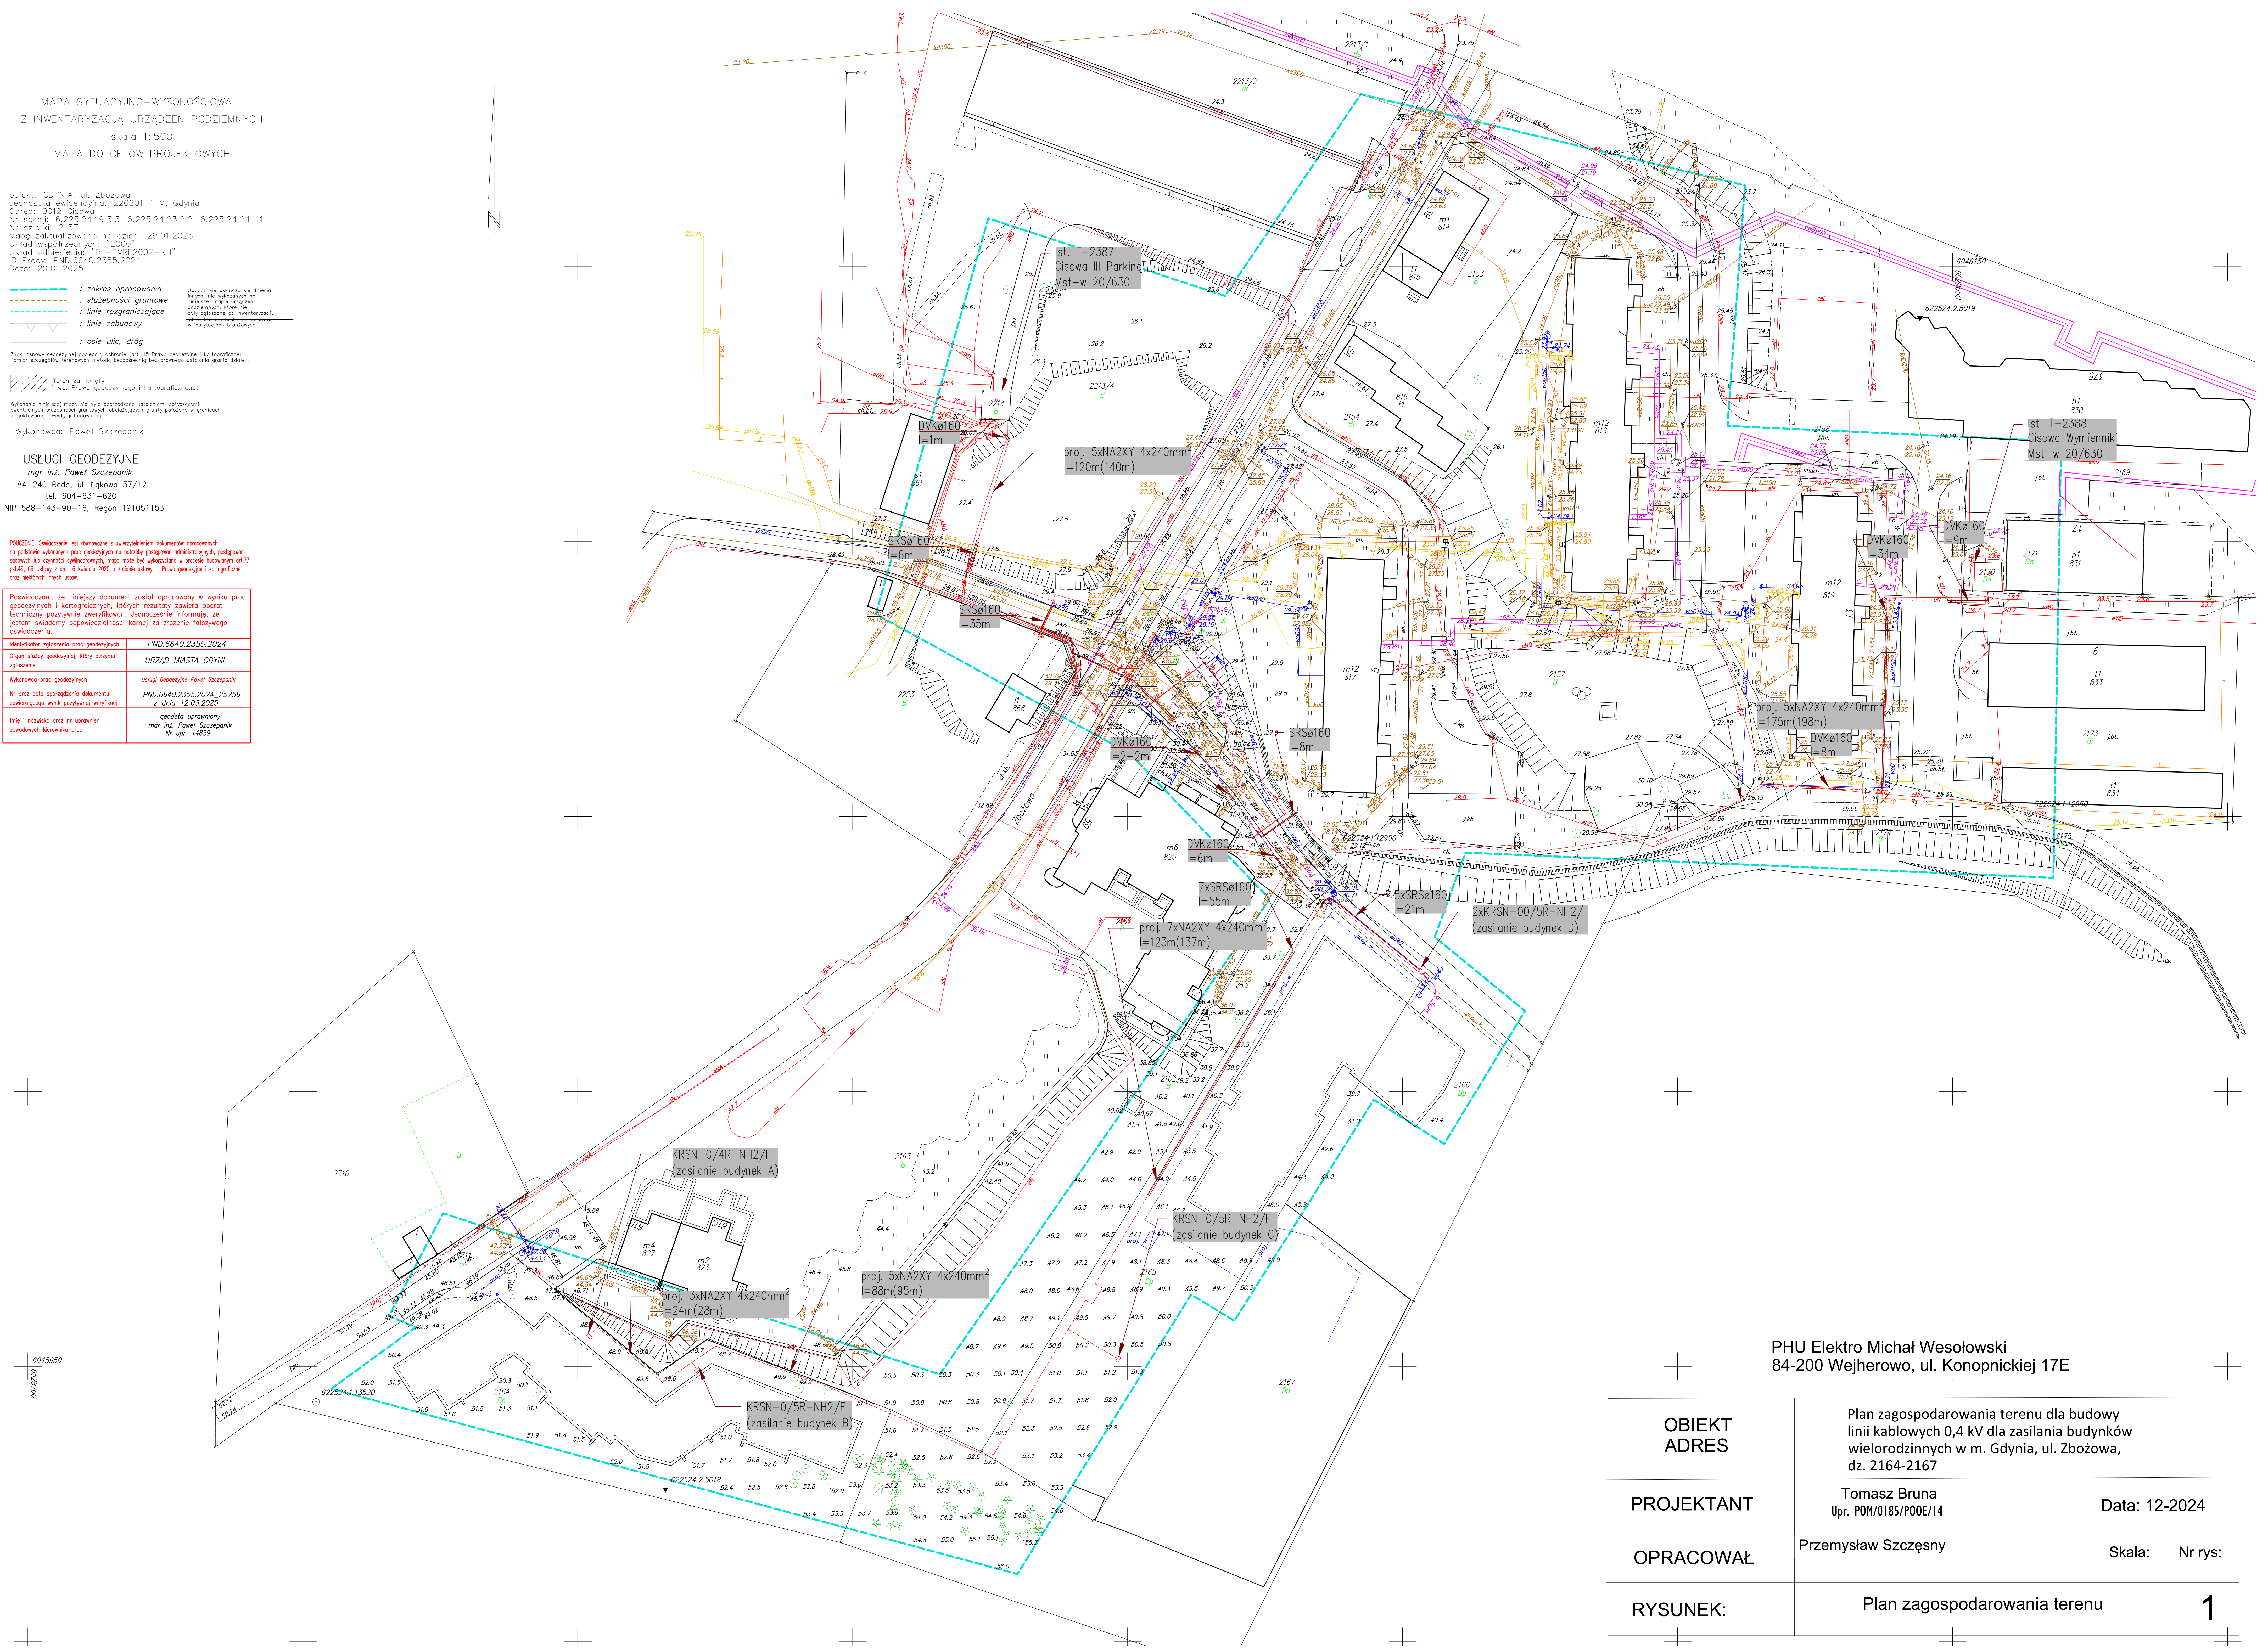

PHU Elektro Michał Wesołowski
84-200 Wejherowo, ul. Konopnickiej 17E

OBIEKT
ADRES

Plan zagospodarowania terenu dla budowy linii kablowych 0,4 kV dla zasilania budynków wielorodzinnych w m. Gdynia, ul. Zbożowa, dz. 2164-2167

PROJEKTANT

Tomasz Bruna
Upr. POM/0185/P00E/14

Data: 12-2024

OPRACOWAŁ

Przemysław Szczepny

Skala: Nr rys:

RYSUNEK:

Plan zagospodarowania terenu

1